

PIANTA PIANO SECONDO

VICOLO DEI SERVI

VIA CHERICI



VIA FRANCHI

sezione eseguita ad altezza 7,8 m rispetto al piano campagna



- area oggetto di intervento di riqualificazione
- controsoffitto monolitico
- doppia canalizzazione linea elettrica in traccia sottopavimento
- doppia canalizzazione tipo CABLOFIL da installare all'interno del controsoffitto
- corpo illuminante led opale a sospensione per zone di distribuzione
- corpo illuminante led opale ad incasso nel controsoffitto per zone di distribuzione

Per le zone di distribuzione si prevede l'installazione di corpi illuminanti tipo NOVALUX LUCKY EVO.




Esempi di diverse tipologie di installazione del prodotto proposto

- corpo illuminante led a sospensione per uffici
- All'interno degli uffici si prevede l'installazione di corpi illuminanti tipo 3F TRAVETTA LED




Esempi di diverse tipologie di installazione del prodotto proposto

- corpo illuminante led a parete
- Negli ambienti voltati si prevede l'installazione di corpi illuminanti tipo NOVALUX VELA
- strisce led con vetro opale per cartongesso
- corpo illuminante a parete
- plafoniera a led per locale tecnico

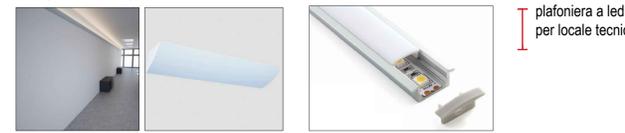

| | | |
|---|---|------------------------|
| RESPONSABILE UNICO DEL PROCEDIMENTO Ing. Pietro Tomi COORDINATORE DELLE ATTIVITA' DI PROGETTAZIONE Gasparini Associati studio di ingegneria e architettura di Piero A. Gasparini e Ilaria Gasparini Via E. Petroni n. 14/A 42122 REGGIO EMILIA TEL. 0522/557008 FAX 0522/557004 E-MAIL: edil@gaspariniassociati.it P.IVA: 02532680358 Arch. Ilaria Gasparini PROGETTISTA ARCHITETTONICO E STRUTTURALE: Arch. Ilaria Gasparini PROGETTISTA IMPIANTI ELETTRICI Vantini P.L. Luca PROGETTISTA IMPIANTI MECCANICI Casali P.L. Marco | COMMITTENTE CONSORZIO di BONIFICA dell' EMILIA CENTRALE Corso Garibaldi n. 42 42121 Reggio Emilia www.emiliacentrale.it - direzione@emiliacentrale.it Tel. 0522-443211 Fax 0522-443254 C.F. 91149320359 | |
| OGGETTO PALAZZO SEDE Intervento di restauro e risanamento conservativo a seguito del sisma maggio 2012 | TITOLO B - INTERVENTI DI MANUTENZIONE PER LA RIFUNZIONALIZZAZIONE DEGLI UFFICI DI PIANO SECONDO STATO DI PROGETTO IMPATTO IMPIANTI ELETTRICI SU EDILE | |
| TIMBRI DEI PROFESSIONISTI | SCALA 1:100 | |
| EMISSIONE PROGETTO DEFINITIVO PROGETTO ESECUTIVO | DATA DIC. 2015 GIUGNO 2017 | TAVOLA IA.10 |

SCHEMI TIPOLOGICI DI INSTALLAZIONE DEI CONTROSOFFITTI E DEL TRATTAMENTO DELLE SUPERFICI COINVOLTE

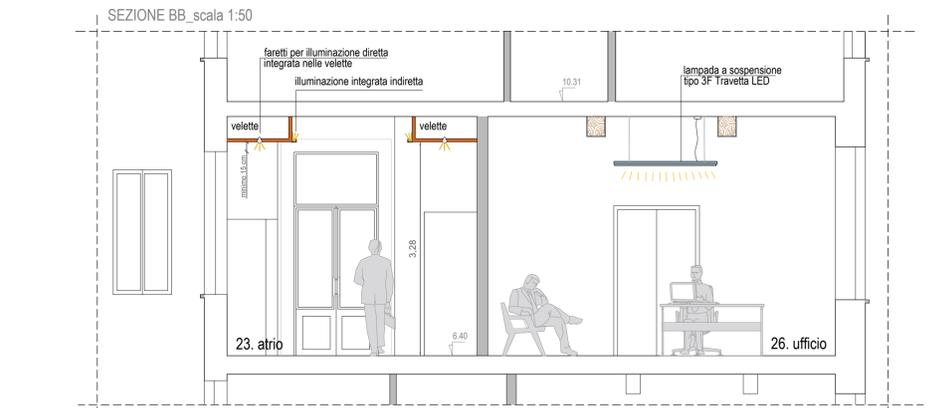

Gasparini Associati studio di ingegneria e architettura di Piero A. Gasparini e Ilaria Gasparini